



# 부산~김해 경전철 교량신축이음장치 상세도 (L=8.9m)


평면도

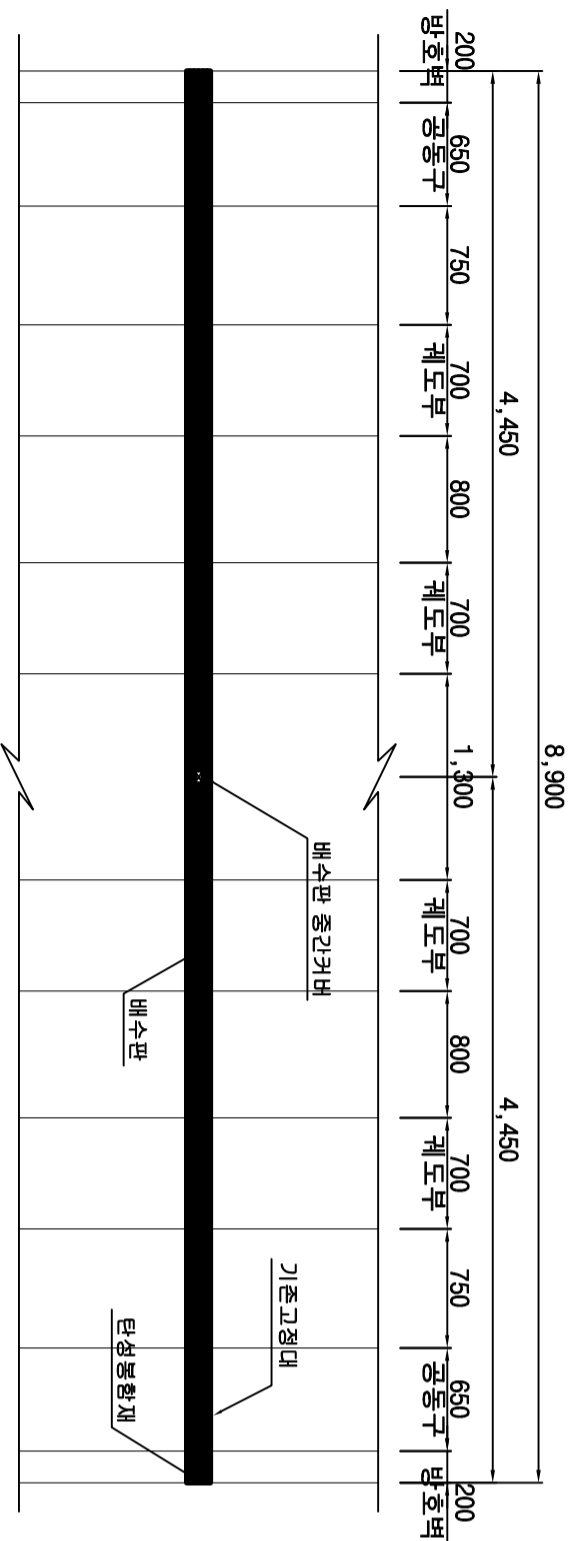


단면도 (중앙부)

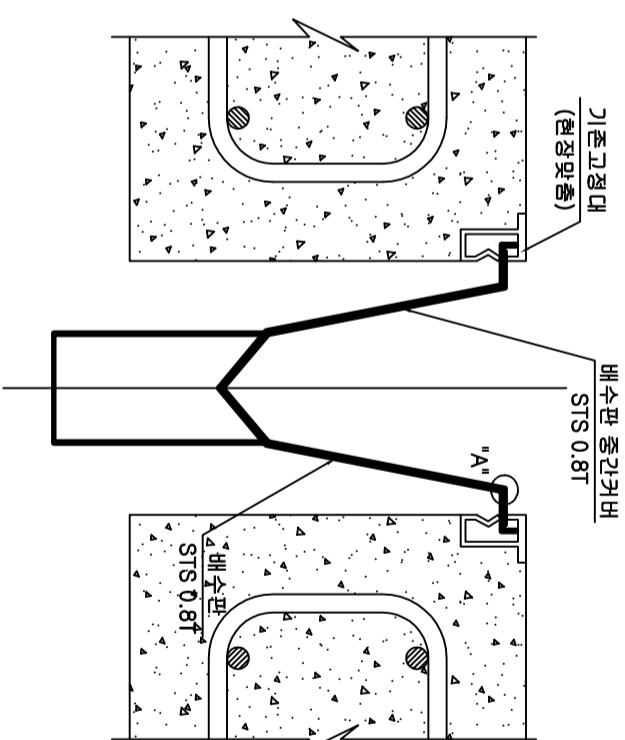



상세 "A"

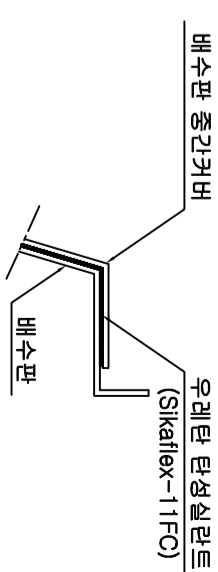

정면도

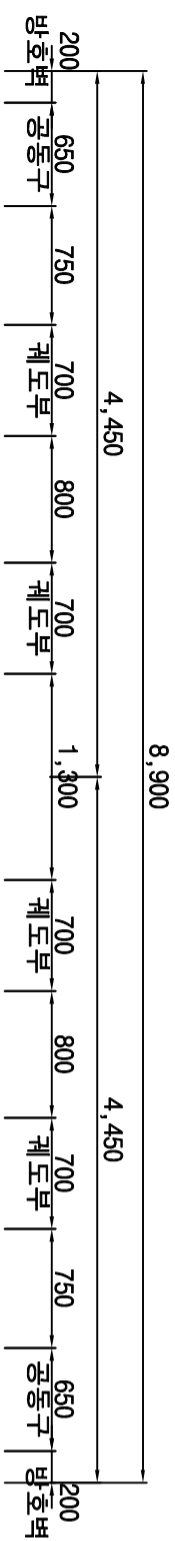

단면도 (단부)

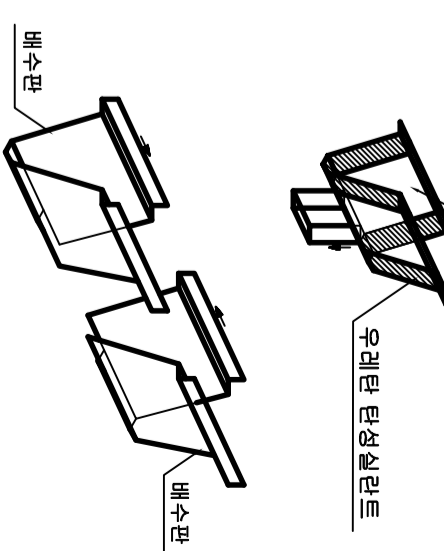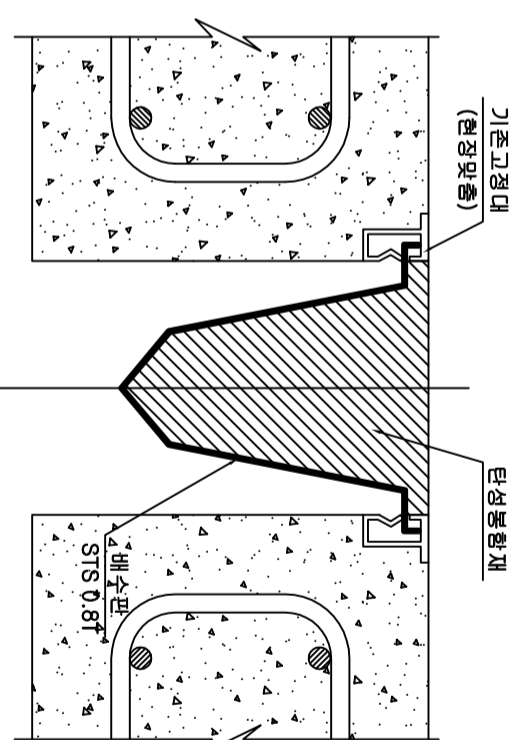

재료표

(8.9m기준)

NO.	품명	규격	단위	수량	비고
1	배수판	0.8T	EA	2	STS
2	배수판 중간커버	0.8T x 150L	EA	1	STS
3	단성봉합재		EA	2	

NOTE: 기존고정대에 설치할 배수판 사이즈는 원장맞춤.

부산~김해 경전철(주)

공사명  
PROJECT

도면명  
TITLE

부산~김해 경전철  
교량신축이음장치 상세도  
(L=8.9m)

승인  
APPROVED BY

심사  
CHECKED BY

설계  
DESIGNED BY

제도  
DRAWN BY

축척  
SCALE

날짜  
DATE

변경  
REV.

도면번호  
DWG NO.

참고  
REF.